



NOVÉ ZNAČENÍ	STARÉ ZNAČENÍ	OBJEKTY
Nevýrobní	F001 — 624	TRAFOSTANICE (TS1)
	F002 — 304	TRAFOSTANICE (TS2)
	F003 — 505	TRAFOSTANICE (TS3)
	F004 — 756	TRAFOSTANICE (TS4)
	F005 — 402	TRAFOSTANICE (TS5)
	F010 — 805	POSILOVACÍ ČERPAČÍ STANICE PÍTNÉ VODY-MIMO PROVOZ
	F011 — 804	UBYTOVNÁ, SKOLKA
	F012 — 801	SPRÁVNÍ BUDOVA, AULA
	F013 — 801	SPRÁVNÍ BUDOVA
	F014 — 302	SATNÝ, SOCIÁLNÍ ZAŘÍZENÍ, ZÁVODNÍ JÍDELNA
	F015 — 303	LABORÁTOR, VAV P4
	F016 — 306	HASIČSKÁ STANICE
	F017 — 701	CENTRÁLNÍ ÚDRŽBA
	F018 — 201.20	EXPEDICE
	F019	BRÁNA A VÁHA
	F020 — 201	SKLAD - OPLCENKA
	F021 — 207	SKLAD - OMIFOS
	F022 — 600	SKLAD - INVESTIC
	F023 — 509	KULOVÝ ZÁSOBNÍK KAPALNÉHO ČPÁVKU - MIMO PROVOZ
	F030 — 009	ÚSCHOVNA KOL A MOTOCYKLŮ
	F031 — 005	REMÍZA LOKO
	F032 — 010	PARKOVISTĚ
	F035 — 119	UBYTOVNÁ, KOMA
	F036 — F420	SKLAD MTZ
	F100 — 601	OBSLUŽNÁ PLOŠINA STÁČENÍ FOSFORU
	F101 — 602	STÁČENÍ FOSFORU
	F102 — 603	TEPL.CENTRUM STÁČENÍ P4
	F103 — 604	ZÁSOBNÍK ČISTÉ VODY
	F104 — 606	STÁČENÍ SUDOVÉHO FOSFORU
	F105 — 607	ZÁSOBNÍK FOSFORU
	F107 — 609	ZÁSOBNÍK VODY
	F108 — 610	CHLADICÍ VĚŽE
	F109 — 215	SKLAD - SUDŮ P4
	F110 — 614	DÁVKOVÁNÍ
	F111 — 615, 619	VÝROBA KFT, HVO
	F112 — 616	ELEKTROFILTR
	F113 — 617	ODSÁVACÍ KOMÍN
	F114 — 618	DESTILACE
	F115 — 620	ZÁSOBNÍK KYSELINY
	F116 — 621	POMOCNÁ BUDOVA KFT, ROZVODNA
	F117 — 625	ČIŠTĚNÍ KFT DEA
	F120 — 622/1,2	EXPEDICE KYSELINY FOSFOREČNÉ
	F121 — 622/3	JÍMKA KONDENZÁTŮ
	F122 — 626	ROZTOKY - MIMO PROVOZ
Výrobní TPF F2.	F200 — 754	STROJOVNÁ KOLEJOVÉHO POSUNU
	F201 — 754/1	STÁČENÍ NaOH
	F202 — 759	ČERPAČÍ STANICE
	F203 — 755	ZÁSOBNÍKY NaOH, KFT
	F210 — 751	VÝROBA TPF, NEUTRALIZACE, HVO
	F211 — 752	VÝROBA TPF, SUCHÁ, HVO
	F212 — 757	POMOCNÁ BUDOVA TPF
	F220 — 753	BALENÍ TPF
	F230 —	EXPEDIČNÍ SKLAD
Výrobní FS F4.	F310 — 706	VÝROBA POTRAVINAŘSKÝCH ADITIV A EXPEDICE
	F400 — 107/1	ZÁSOBNÍKY KYSELINY 40% / 75%
	F401 — 114	POMOCNÁ BUDOVA FS
	F410 — 116	NEUTRALIZACE FOSFOREČNÝCH SOLÍ
	F411 — 117	VÝROBA FOSFOREČNÝCH SOLÍ A EXPEDICE
	F412 — 120	RECIRKULAČNÍ A CHLADICÍ STANICE
	F414 — 113	ROZVODNÁ NN
	F420 —	EXPORTNÍ + CELNÍ SKLAD
Výrobní Feel eco F5.	F500 — 501	SKLAD - SILA
	F501 — 500/1	SKLAD VSTUPNÍCH SUROVIN
	F502 — 507	KOLEJOVÁ VÁHA
	F510 — 504	VÝROBA PRACÍCH PRAŠKŮ
	F511 — 506	VÝROBA KFT
	F512 — 508	VAV FEEL ECO
	F520 — 201.01	LOGISTICKÉ CENTRUM - BALÍRNA
	F521 — 201.02	LOGISTICKÉ CENTRUM - SKLAD
	F522 — 201.03	LOGISTICKÉ CENTRUM - EXPEDICE
Energetika F6.	F600 — 208	STUDNA I (HLAVNÍ)
	F601 —	STUDNA II (MALÁ)
	F602 — 105/1	REGULAČNÍ STANICE ZEMNÍHO PLYNU
	F610 — 402	KOTELNA
	F611 — 416	ÚPRAVNA VODY PRO KFT
	F612 — 411/1	KOMÍN
	F613 — 611	ČERPAČÍ STANICE
	F620 — 612	DEKARBONIZAČNÍ STANICE
	F621 — 613	TLAKOVZDUŠNÁ STANICE
	F622 — 613/1	TLAKOVZDUŠNÁ STANICE, KOMPRESORY
	F630 — 008	DEKONTAMINAČNÍ STANICE, KANCELÁŘE
	F631 — 008	DEKONTAMINAČNÍ STANICE
	F632 — 004	EMERKVA - JÍMKA SPLÁŠKOVÉ KANALIZACE
	F633 —	ČERPAČÍ STANICE DYJE
	FKGJ — 1,2,5,6,7,8,9	KOGENERAČNÍ JENOTKA
	BK — 1 - 2	BALENÍ KOTELNA
Plánovaná demolice F9.	F903 — 502	VÝROBA VF
	F904 — 503	SKLAD - PALET
	F901 — 204	SKLAD - OBALŮ
	F902 — 205	PLATĚNÁ HALA

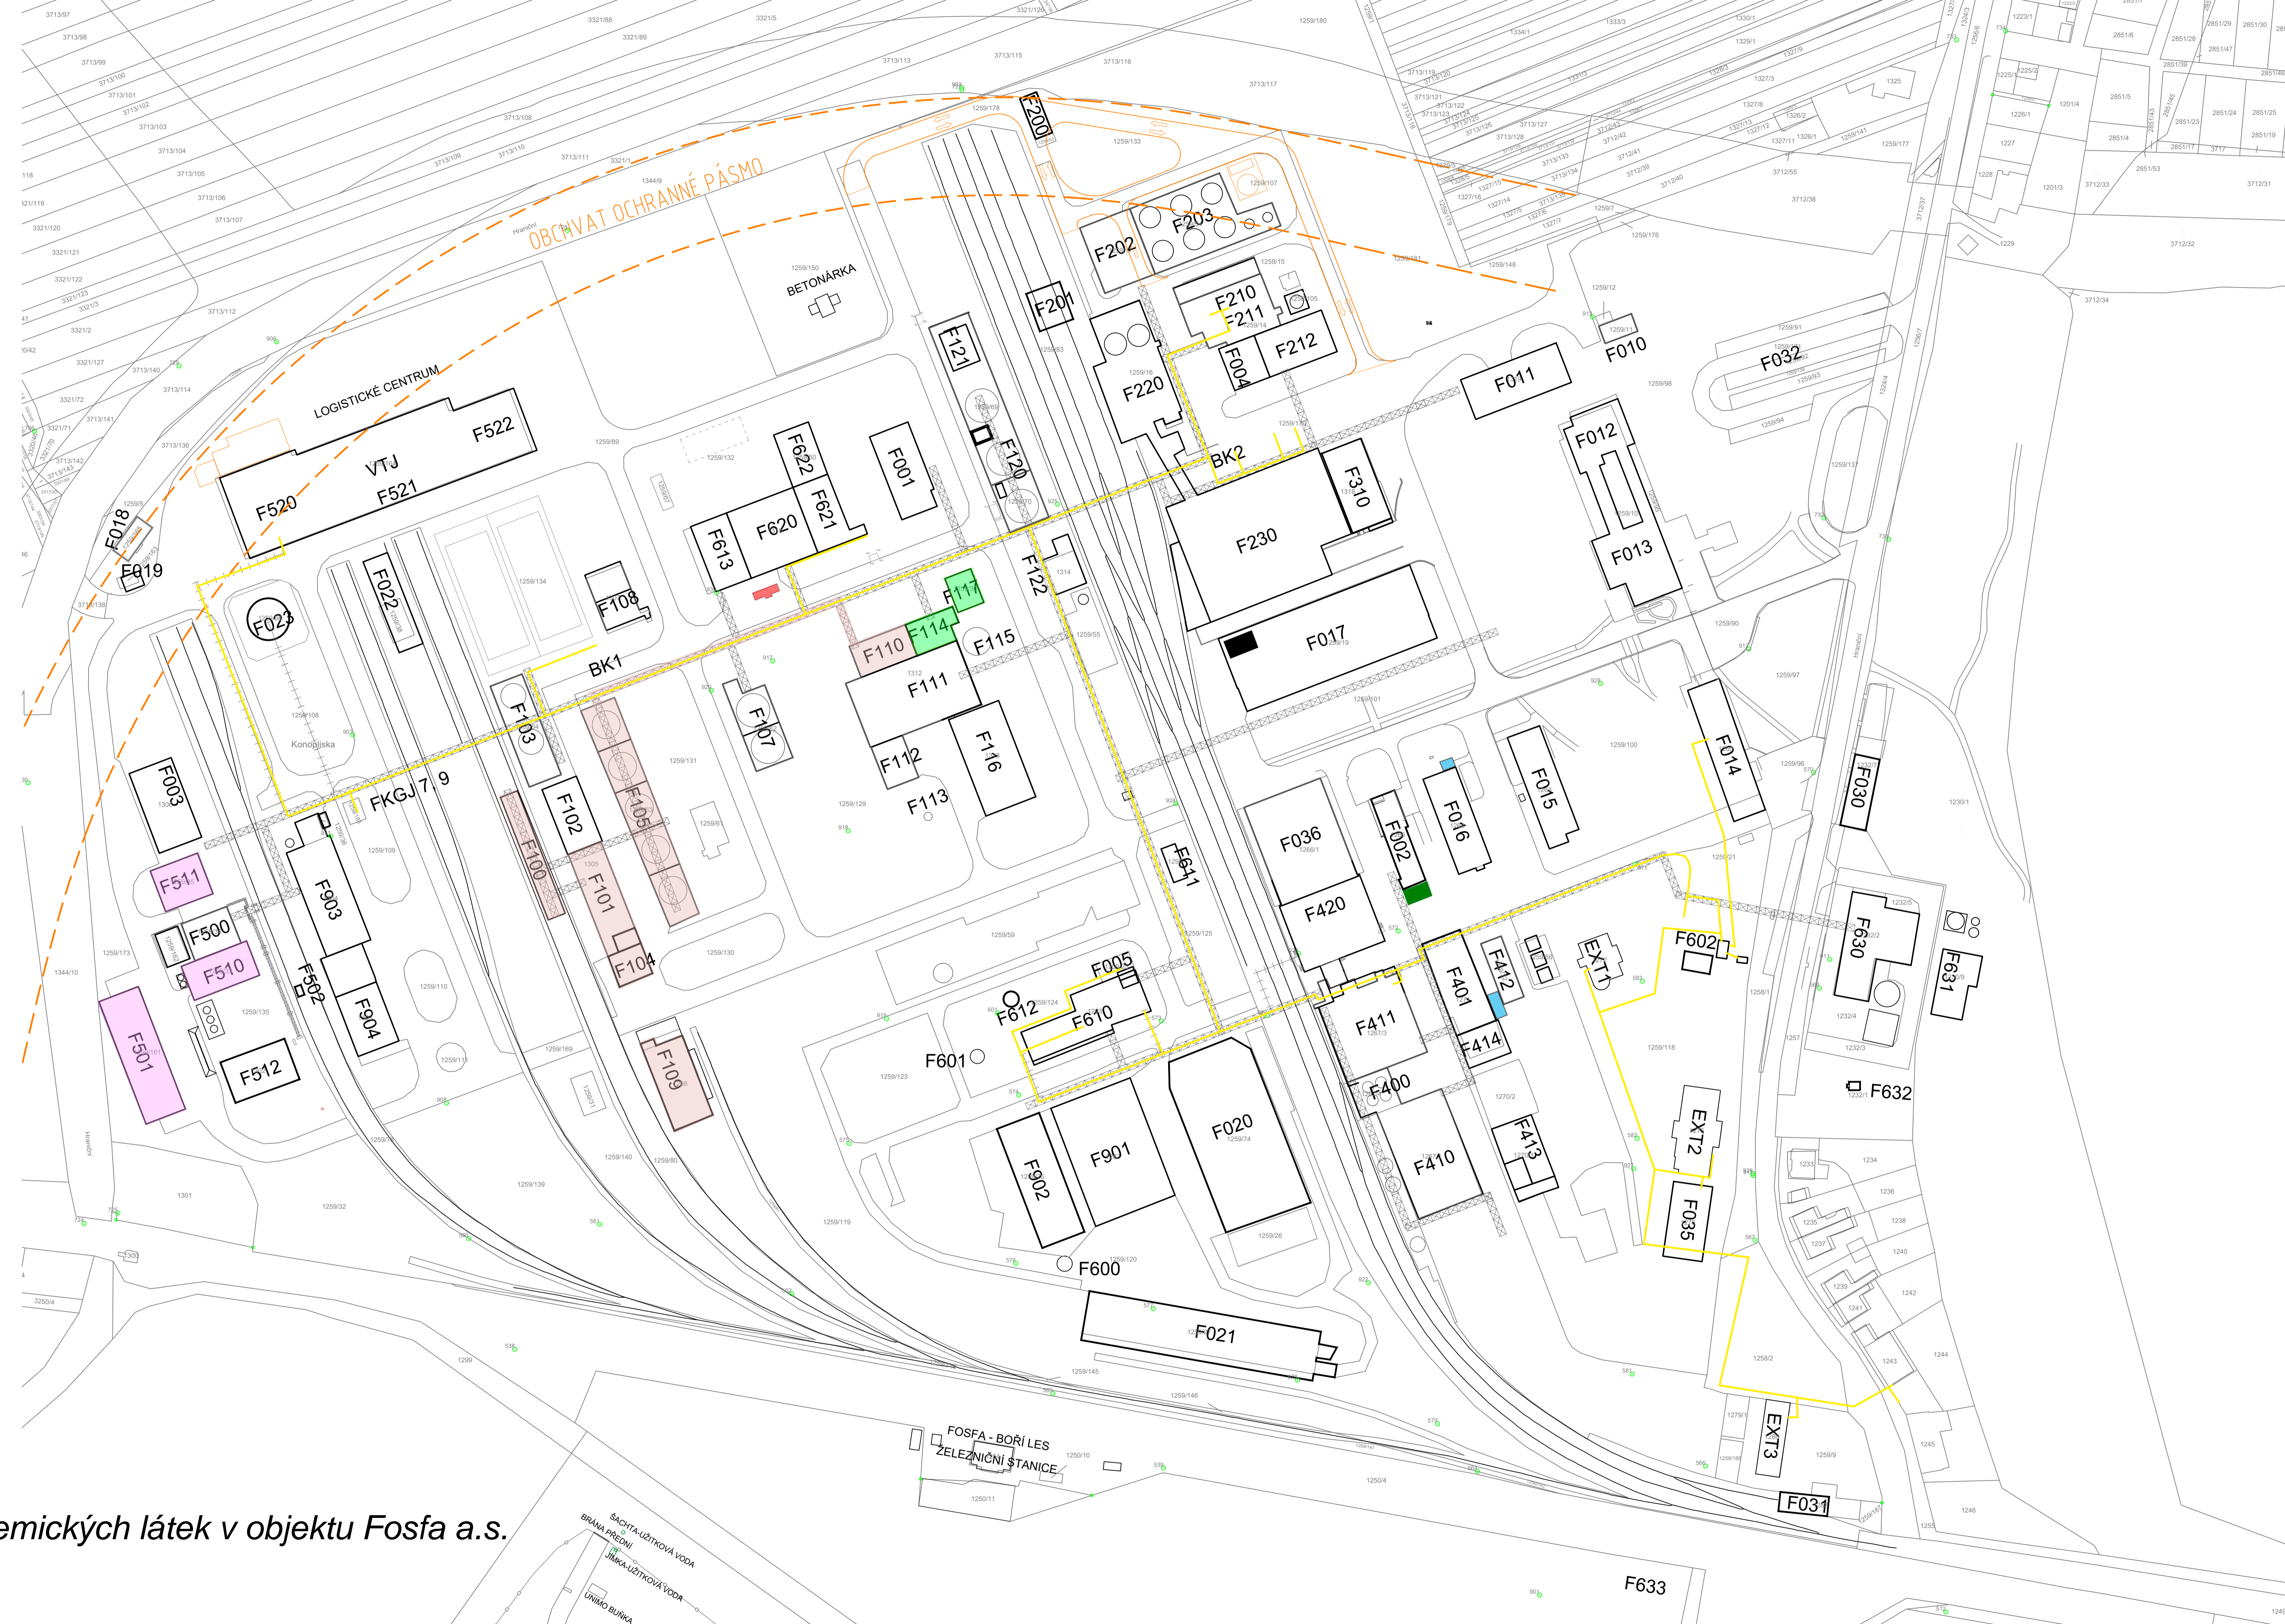

- PLYNOVÉ POTRUBÍ
- EXTRA LEHKÝ TOPNÝ OLEJ
- BÍLÝ FOSFOR
- UHLIČITAN SODNÝ (PEROXYHYDRÁT, PARFÉMY, GEMSOFT, ETHANOL)
- TECHNICKÉ PLYNY (KYSLÍK, ACETYLEN, LPG)
- SULFIDY
- BENZÍN, OLEJE
- NAFTA

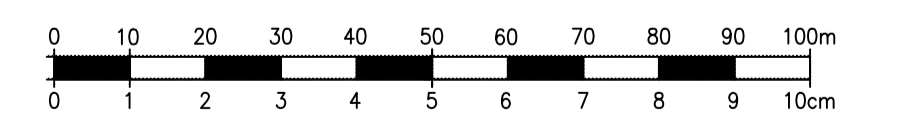

Příloha č. 1 - Umístění nebezpečných chemických látek v objektu Fosfa a.s.

FOSFA Life Science		Zodpovědný inženýr/Responsible person Suroboda Jakub	Dispozice/Checked by
Objekt/Building Fosfa a.s.		Responsible team/Responsible team Konstrukce	Datum/Date
Identifikační číslo/Identification number 128/120, Poštová, 691 41 Březdár		Sheet/Sheet STUDE	Page/Number of pages 12 = (A1+)
Číslo/No. PL	Verze dokumentu/Document version LN - ShareBox / Mapa Fosfy	Průřez/Scale 1:1000	Průřez/Scale 1:1000
Měřítko výkresu/Drawing title SITUACE		Číslo výkresu/Drawing No. F-000-000	Číslo kódu/Code