


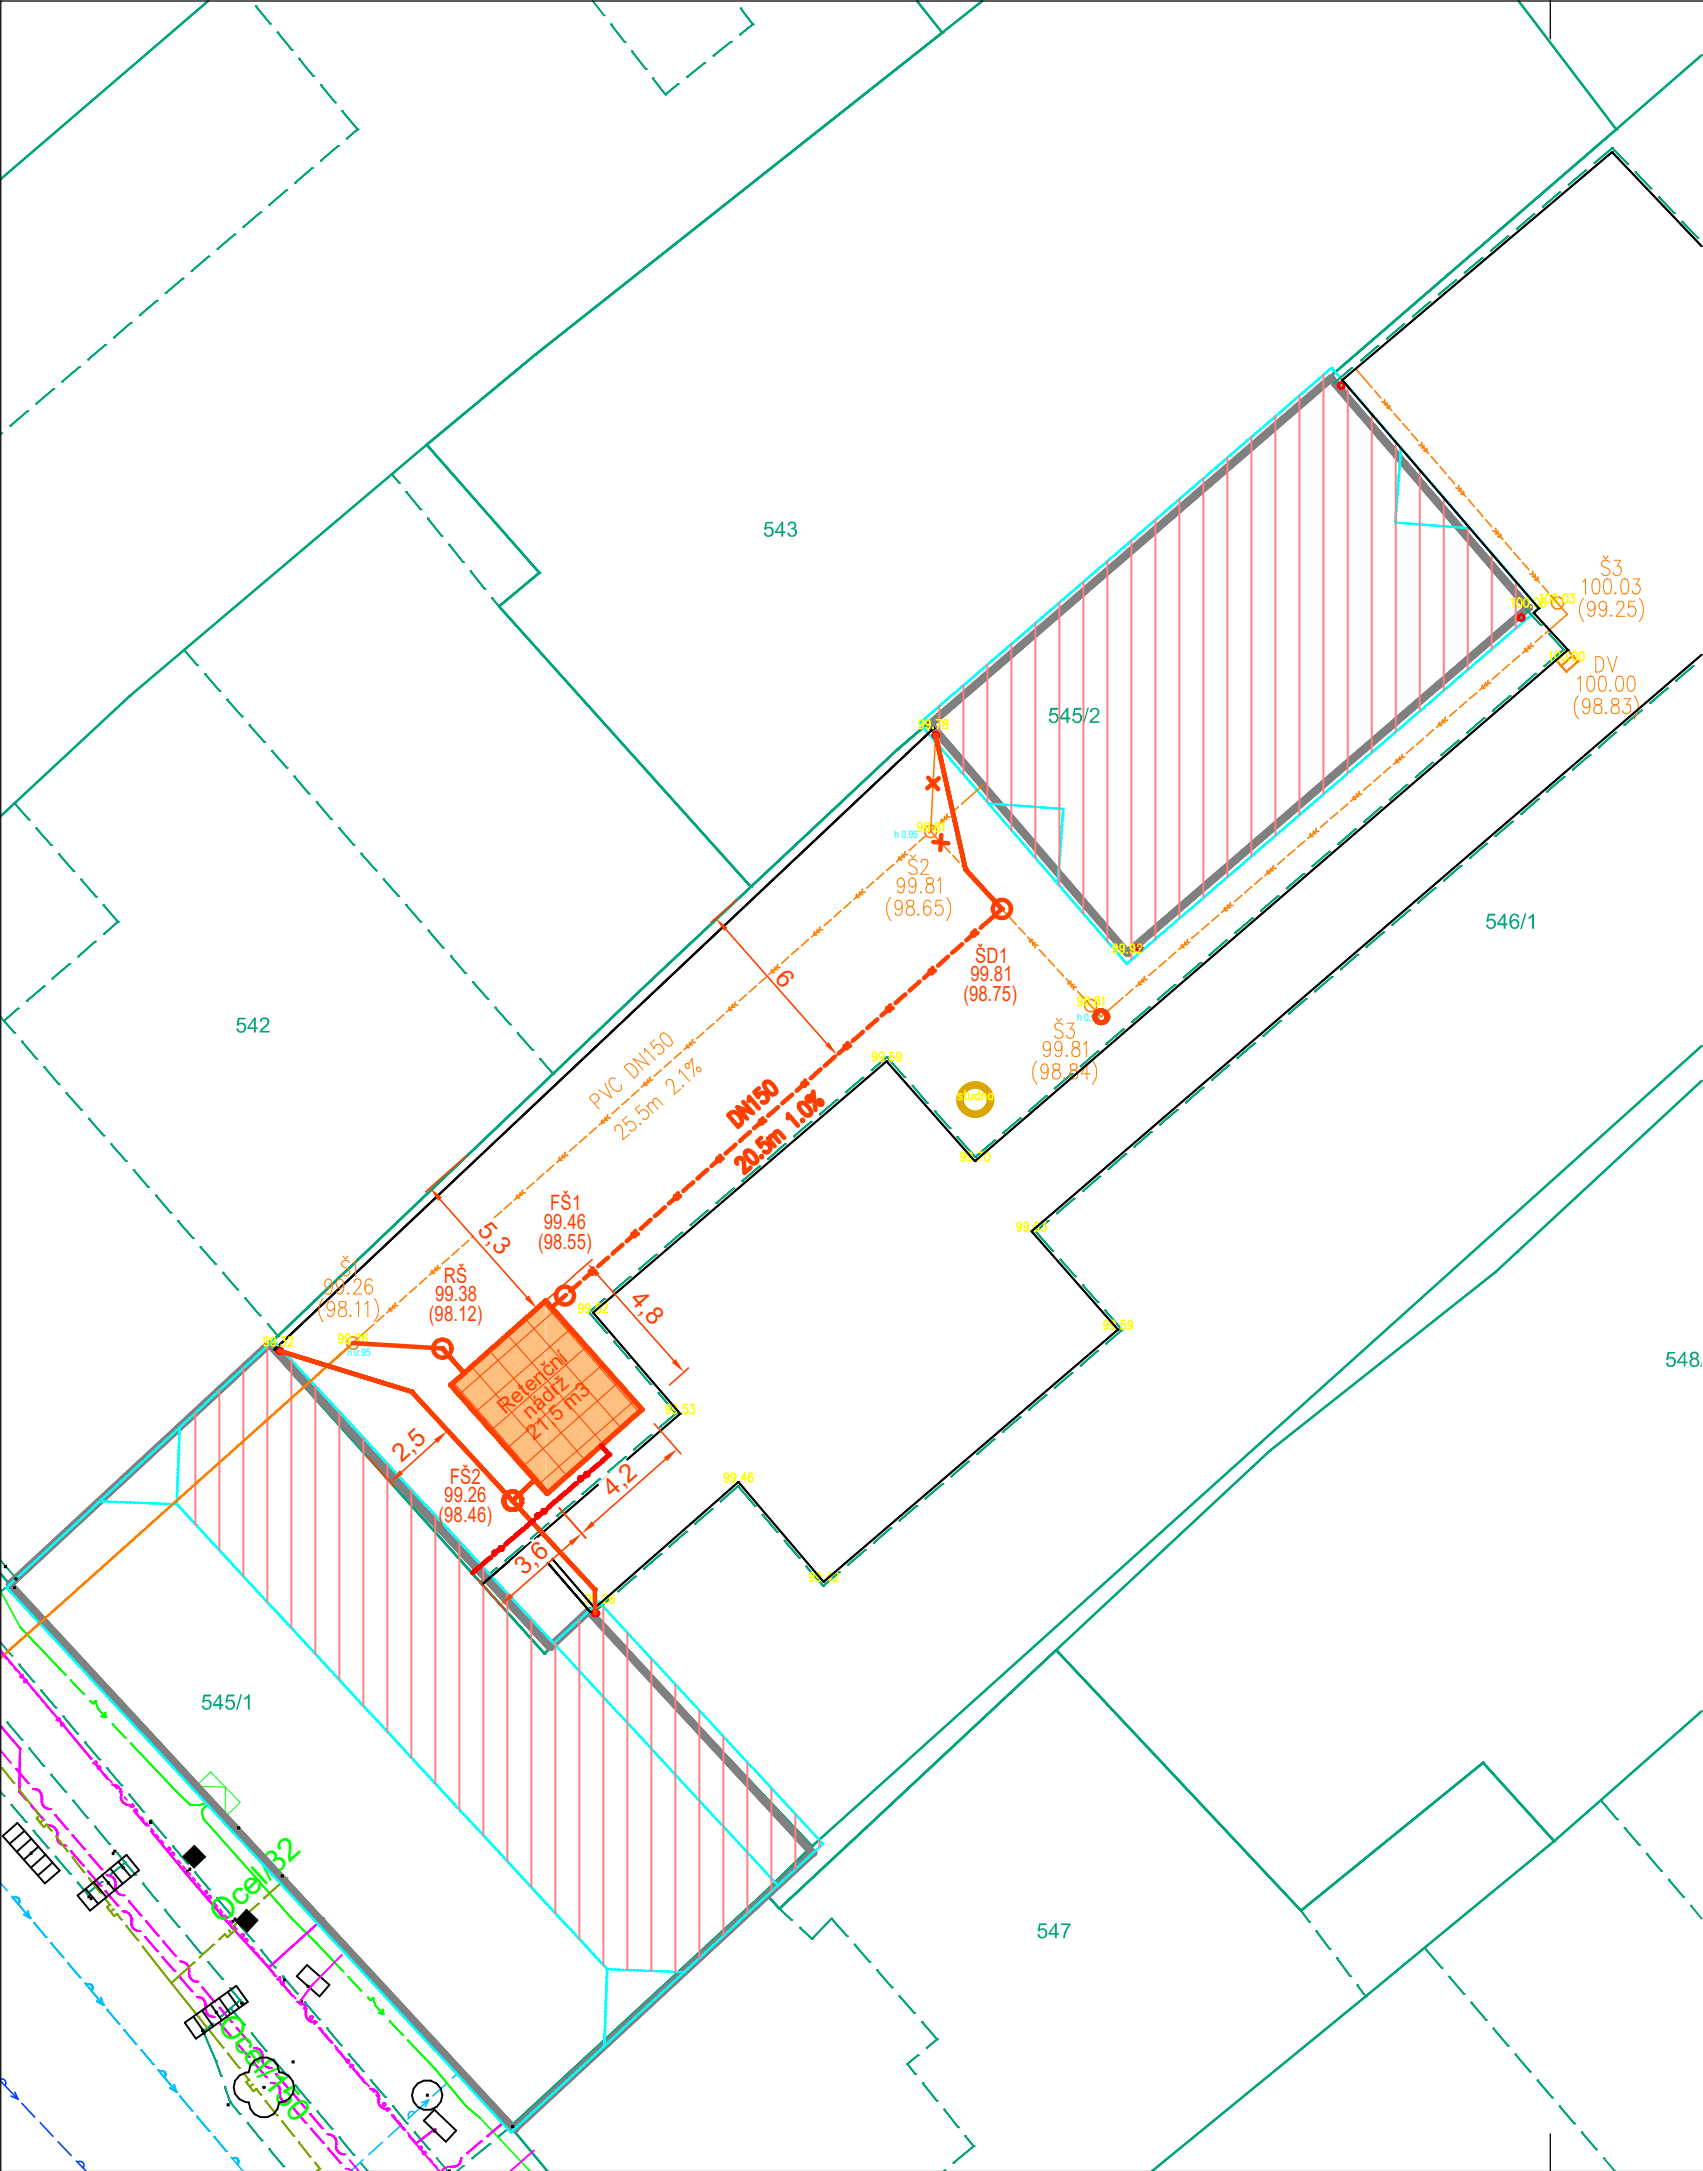


STÁVAJÍCÍ SÍŤ

- Kanalizace
- Vodovod
- Plynovod
- Nadzemní vedení VN
- Nadzemní vedení NN
- Kabel NN
- Kabel NN přípojka studna
- Telekomunikační kabel

NAVRŽENÉ SÍŤ

- Areálová dešťová kanalizace
- Přepad dešťová kanalizace
- Akumulační nádrž na dešťovou vodu

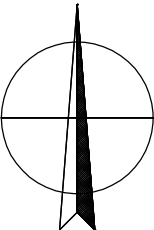

POZNÁMKA:

STÁVAJÍCÍ INŽENÝRSKÉ SÍŤ JSOU ZAKRESLENY ORIENTAČNĚ DLE DOSTUPNÝCH PODKLADŮ JEDNOTLIVÝCH SPRÁVCŮ. PLATÍ SKUTEČNÁ POLOHA SÍŤ V TERÉNU. U KABELOVÝCH TRAS JE OBVYKLĚ V KYNĚTĚ ULOŽENO VÍCE KABELŮ. PŘED ZAHÁJENÍM ZEMNÍCH PRACÍ JE NUTNO VYTÝCIT SÍŤ PŘÍSLUŠNÝM SPRÁVCEM.

Výškový systém: BPV Souřadnicový systém: JTSK

ZMĚNY	POPIS ZMĚNY	PROVEDL	PODPIS
KONTROLOVAL, SCHVÁLIL Ing. Petr STRÁŽNICKÝ		VYPRACOVAL Ing. Petr STRÁŽNICKÝ	KONTROLOVAL, SCHVÁLIL Ing. Petr STRÁŽNICKÝ
OBEC Moravská Nová Ves		KRAJ Jihomoravský	FORMÁT 2 A4
INVESTOR Městys Moravská Nová Ves, Nám. Republiky 107, Moravská Nová Ves 691 55		DATUM 11/2025	KOPIE
STAVBA Městys Moravská Nová Ves Hospodaření s dešťovou vodou		ZAK. Č. 1496.2	
OBJEKT SO.01 Úřad městyse a zdravotní středisko		SOUBOR 1496-DOS.dwg	
OBSAH Celková situace - Úřad městyse + Zdravotní středisko		MĚŘÍTKO 1:250	STUPEŇ DOS
		OZN. VÝKRESU C.2.1	ZMĚNA Z1