


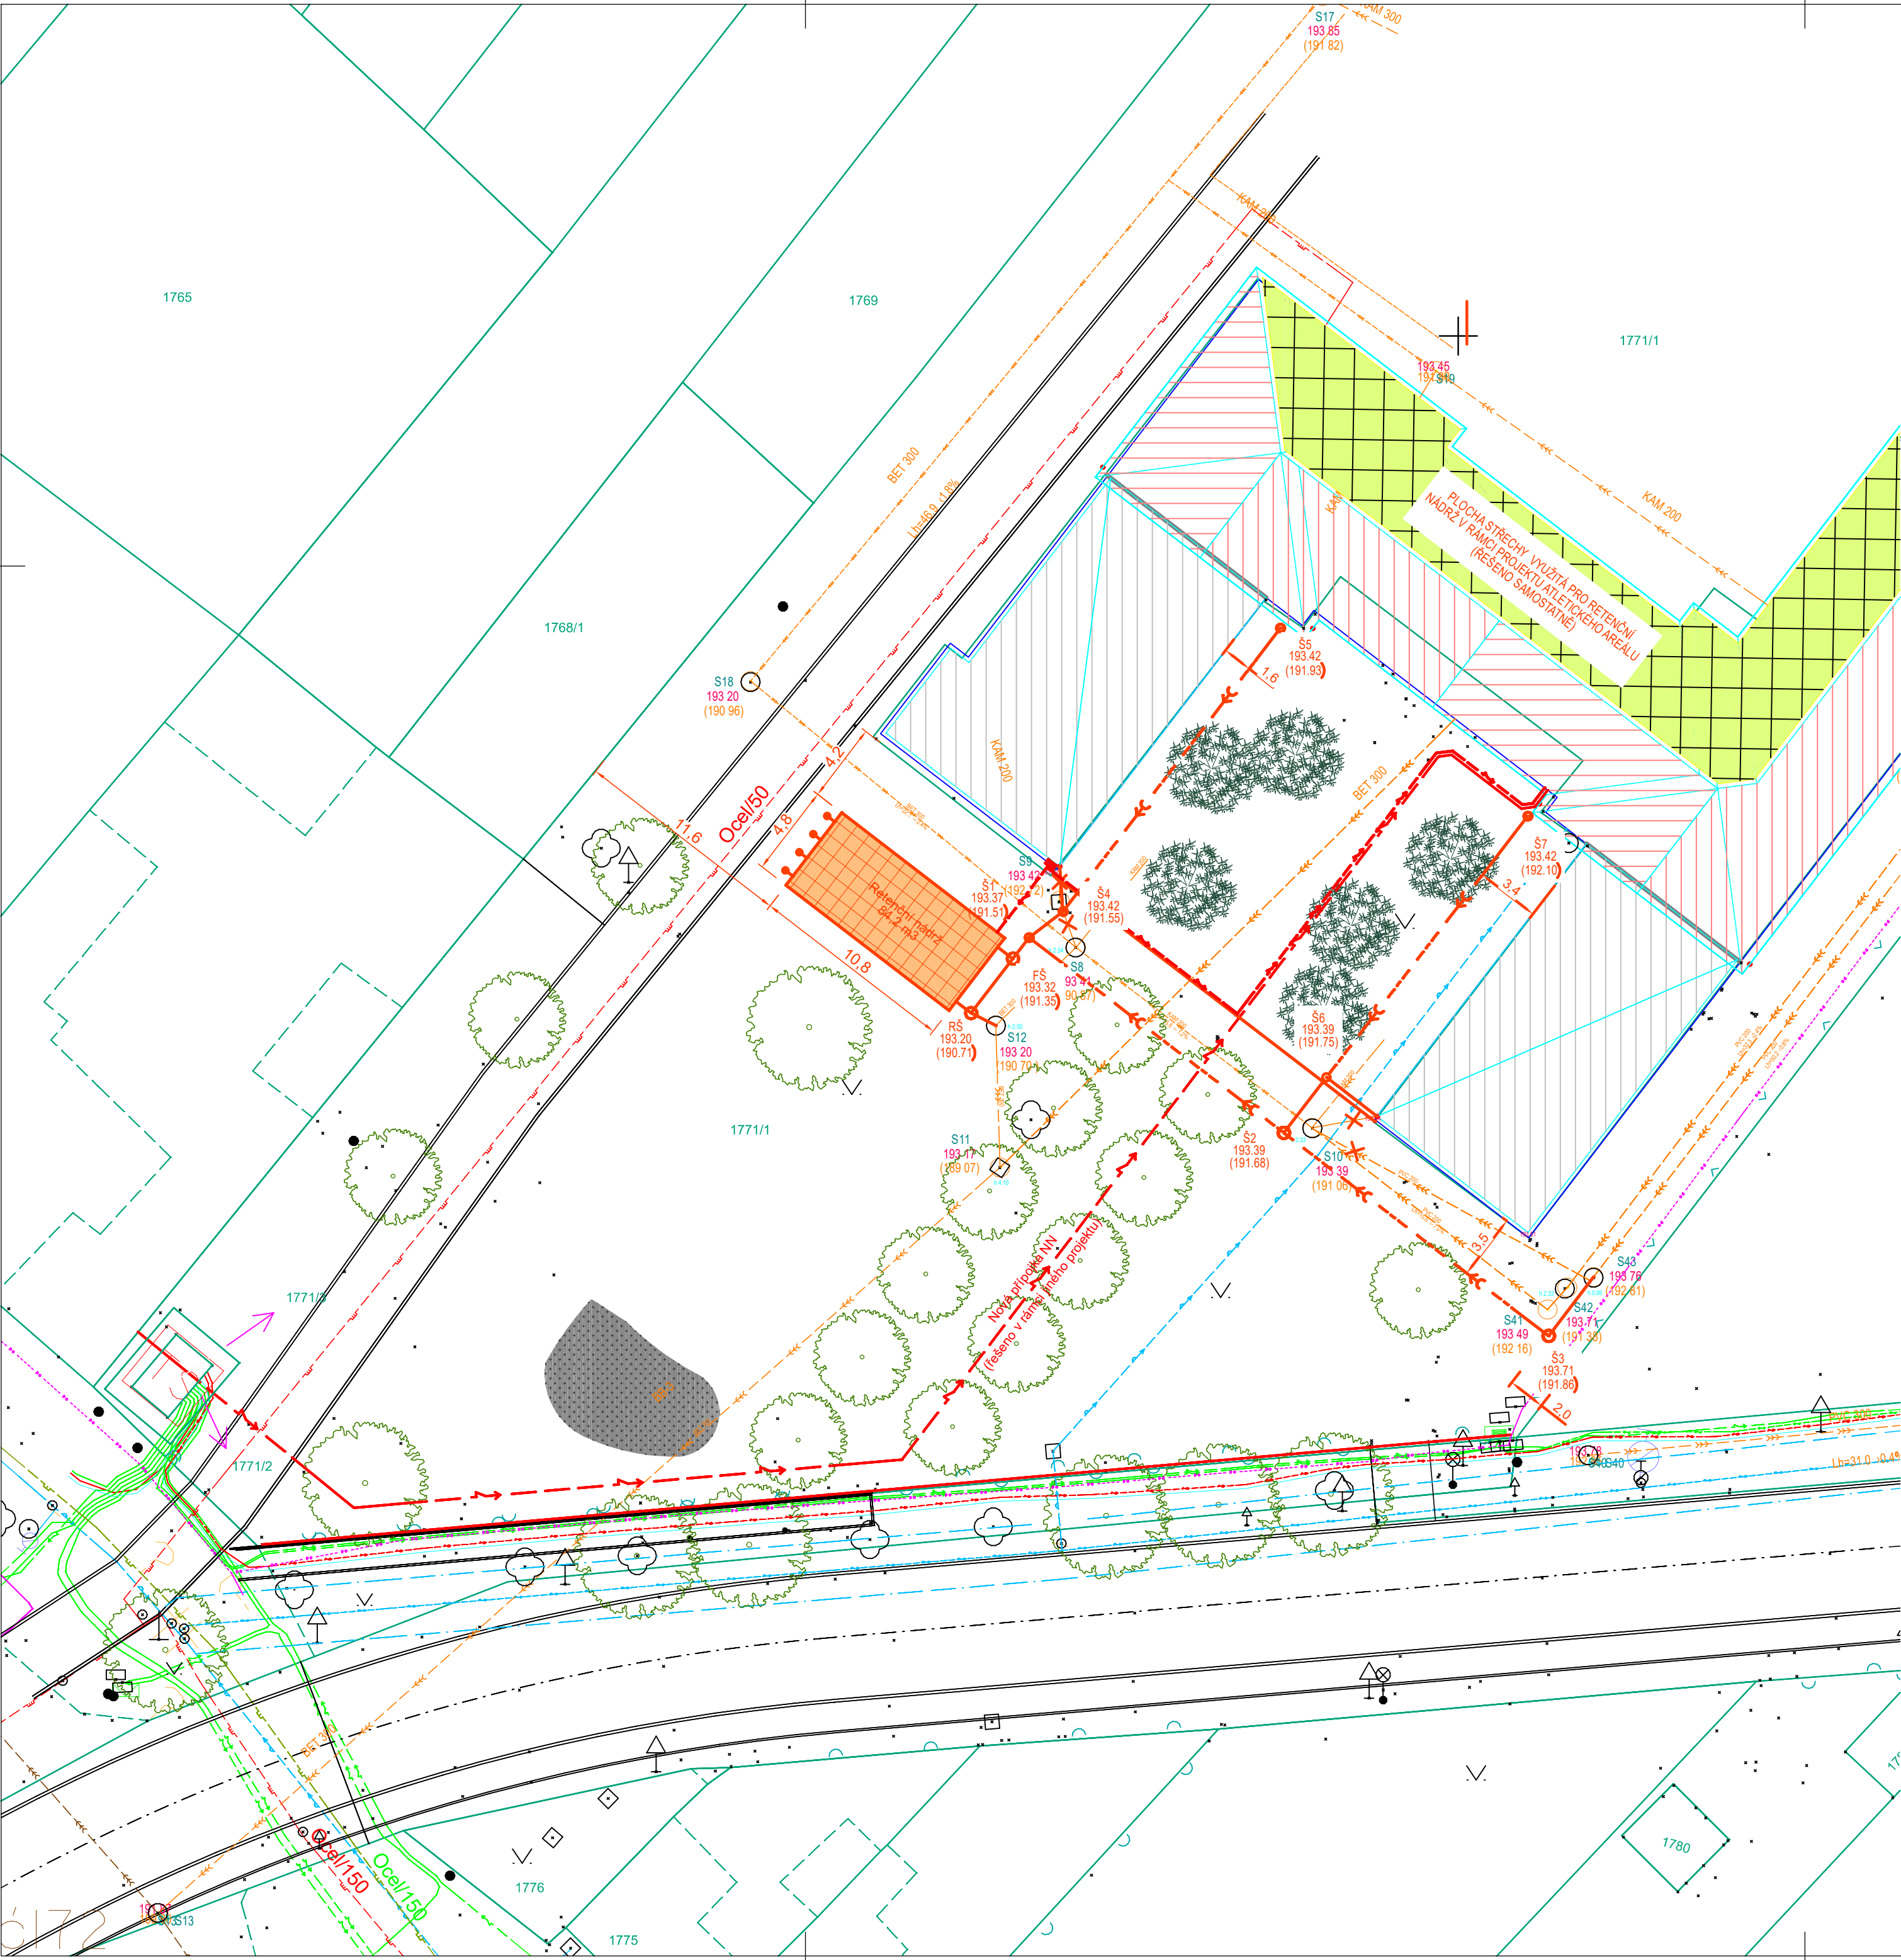

STÁVAJÍCÍ SÍŤ

- Kanalizace
- Vodovod
- Plynovod
- Nadzemní vedení VN
- Nadzemní vedení NN
- Kabel NN
- Kabel NN přípojka studna
- Telekomunikační kabel

NAVRŽENÉ SÍŤ

- Areálová dešťová kanalizace
- Přepad dešťová kanalizace
- Akumulační nádrž na dešťovou vodu

POZNÁMKA:

STÁVAJÍCÍ INŽENÝRSKÉ SÍŤ JSOU ZAKRESLENY ORIENTAČNĚ DLE DOSTUPNÝCH PODKLADŮ JEDNOTLIVÝCH SPRÁVCŮ, PLATÍ SKUTEČNÁ POLOHA SÍTÍ V TERÉNU. U KABELOVÝCH TRAS JE OBVYKLĚ V KYNĚTĚ ULOŽENO VÍCE KABELŮ. PŘED ZAHÁJENÍM ZEMNÍCH PRACÍ JE NUTNO VYTÝČIT SÍŤ PŘÍSLUŠNÝM SPRÁVCEM.

Výškový systém: BPV

Souřadnicový systém: JTSK

ZMĚNY		PODPIS	
KONTROLOVAL, SCHVÁLIL Ing. Petr STRÁŽNICKÝ		VYPRACOVAL Ing. Petr STRÁŽNICKÝ	
KONTROLOVAL, SCHVÁLIL Ing. Petr STRÁŽNICKÝ		KRAJ Jihomoravský	
OBEC Moravská Nová Ves		FORMÁT 6 A4	
INVESTOR Městys Moravská Nová Ves, Nám. Republiky 107, Moravská Nová Ves 691 55		DATUM 11/2025	
STAVBA Městys Moravská Nová Ves Hospodaření s dešťovou vodou		ZAK. Č. 1496.2	
OBJEKT SO.03 Základní škola 2.stupeň		SOUBOR 1496-DOS.dwg	
OBSAH Celková situace - Základní škola 2.stupeň		MĚŘÍTKO 1:250	
		STUPEŇ Z1	
		OZN.VÝKRESU C.2.3	
		ZMĚNA	