


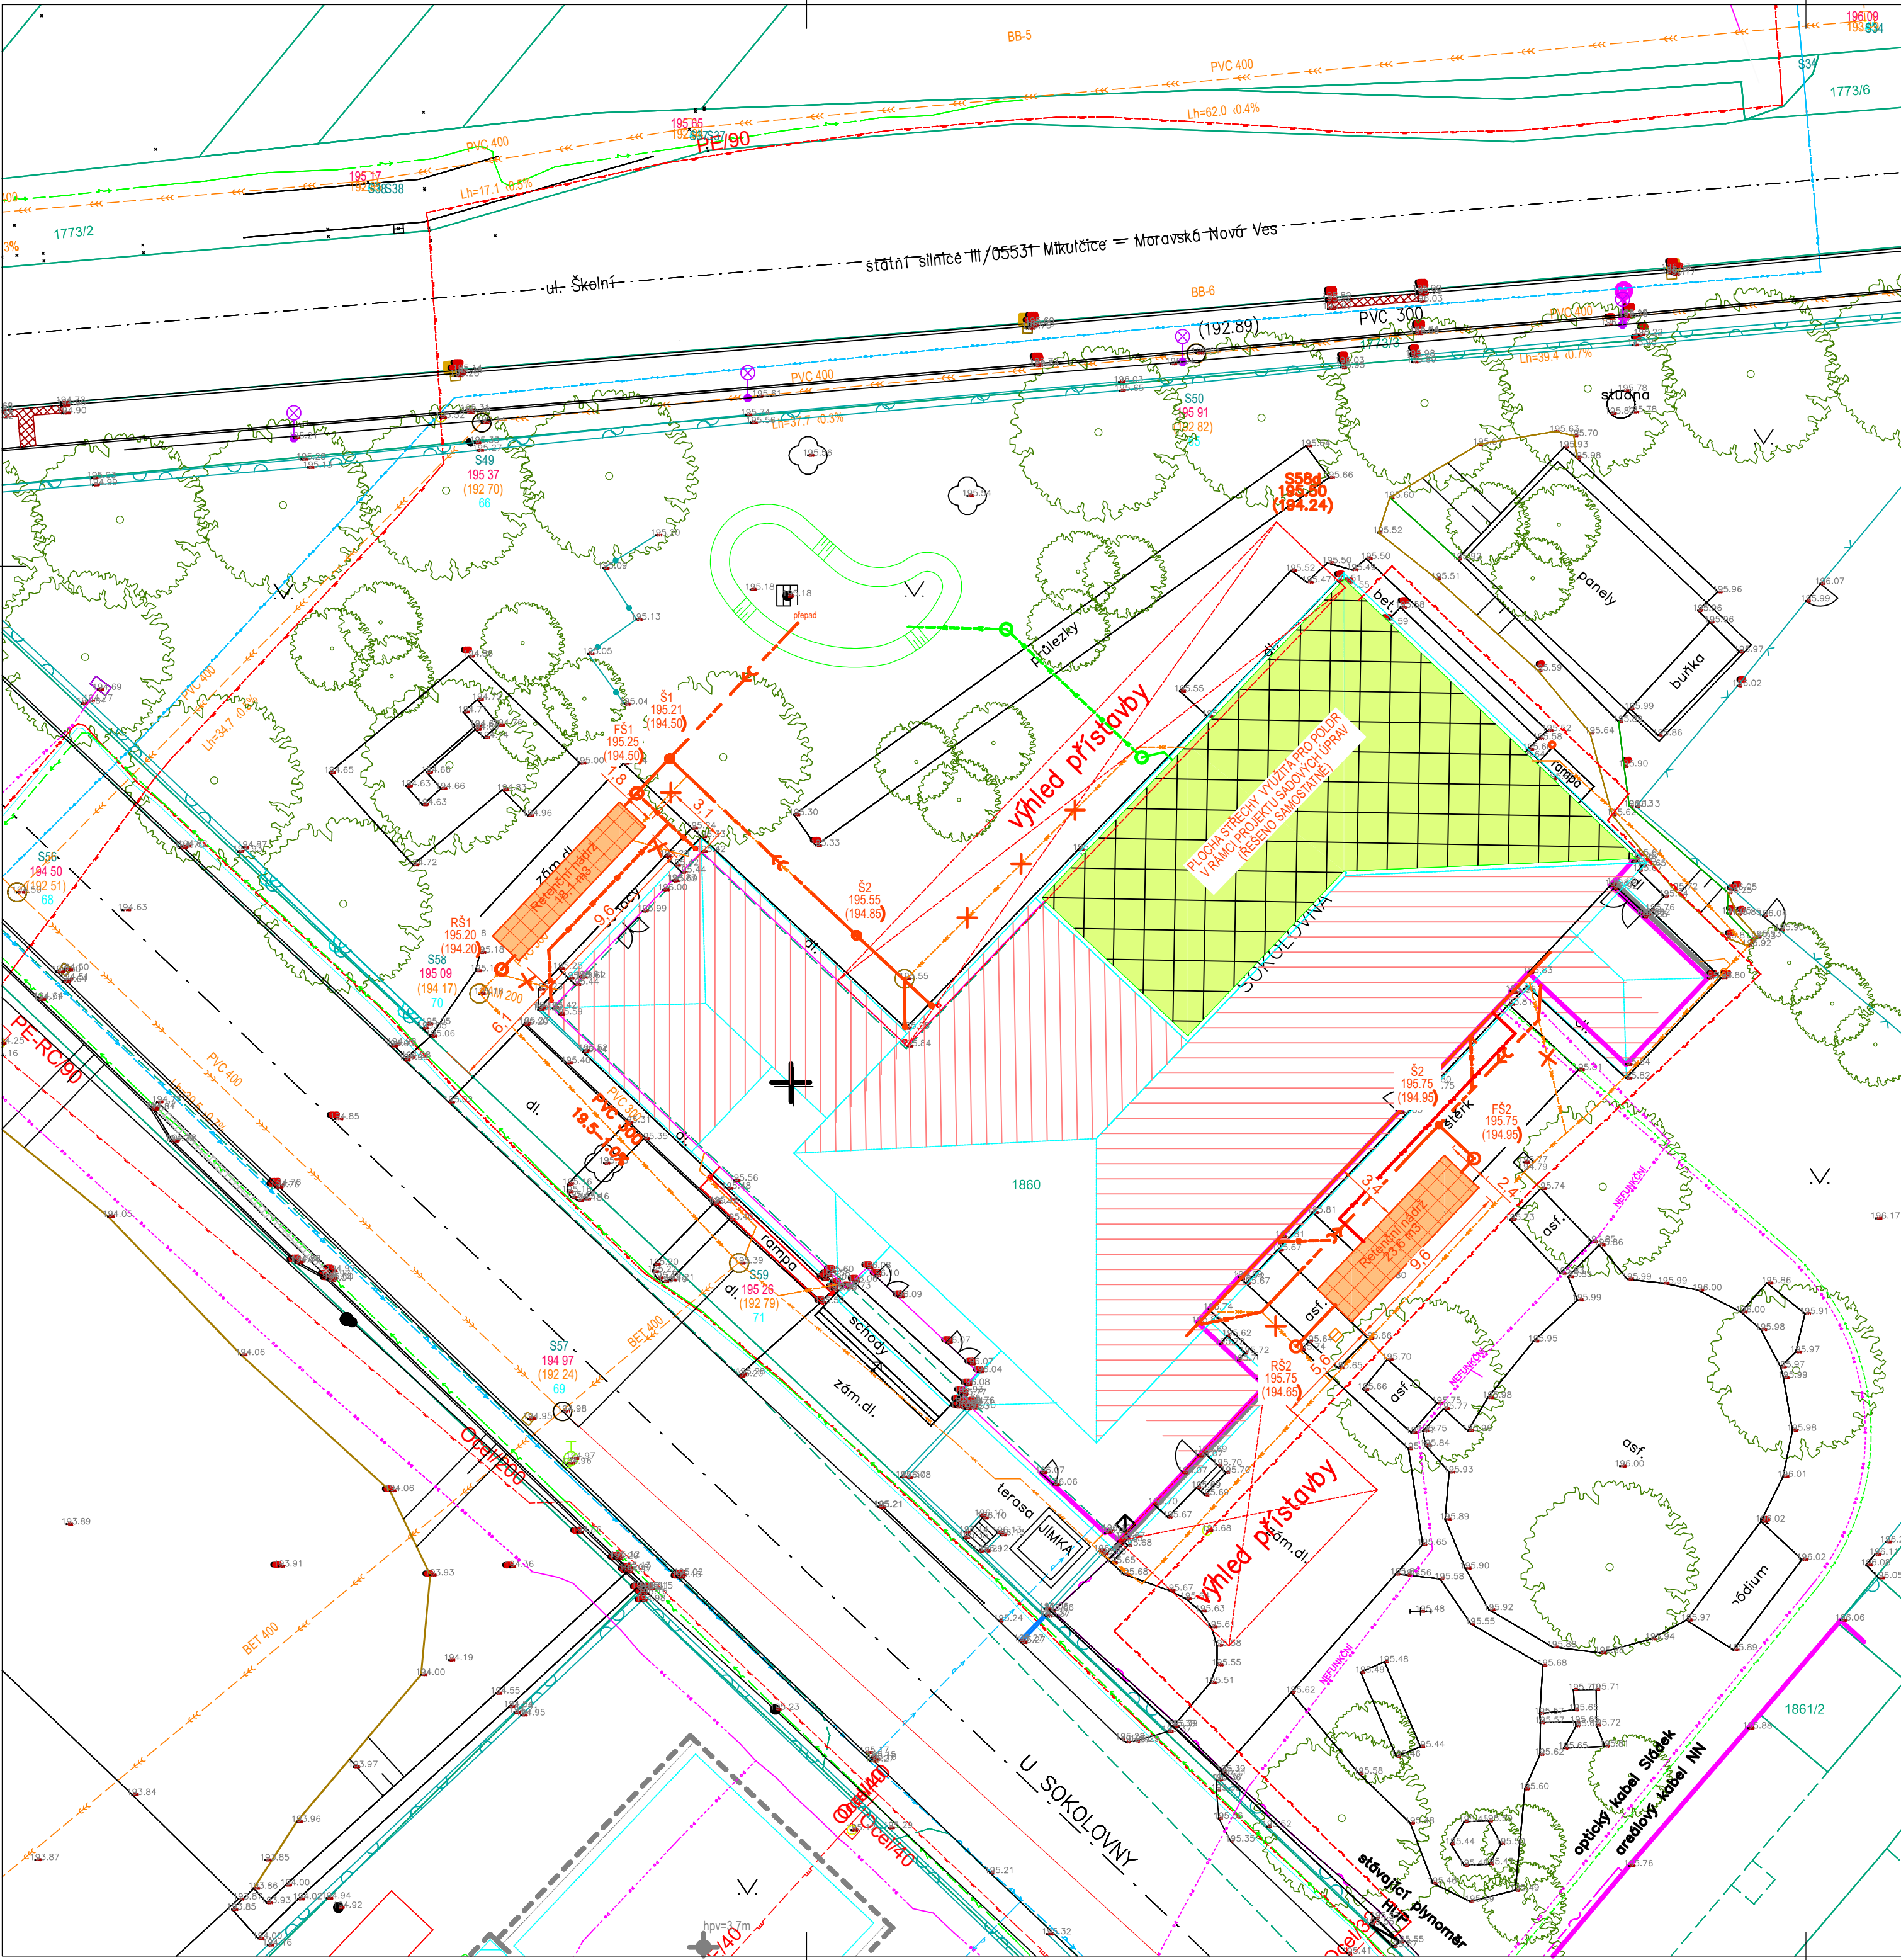

STÁVAJÍCÍ SÍŤ

- Kanalizace
- Vodovod
- Plynovod
- Nadzemní vedení VN
- Nadzemní vedení NN
- Kabel NN
- Kabel NN přípojka studna
- Telekomunikační kabel

NAVRŽENÉ SÍŤ

- Areálová dešťová kanalizace
- Přepad dešťová kanalizace
- Akumulační nádrž na dešťovou vodu

POZNÁMKA:

STÁVAJÍCÍ INŽENÝRSKÉ SÍŤ JSOU ZAKRESLENY ORIENTAČNĚ DLE DOSTUPNÝCH PODKLADŮ JEDNOTLIVÝCH SPRÁVCŮ, PLATÍ SKUTEČNÁ POLOHA SÍTÍ V TERÉNU. U KABELOVÝCH TRAS JE OBVYKLĚ V KYNĚTĚ ULOŽENO VÍCE KABELŮ. PŘED ZAHÁJENÍM ZEMNÍCH PRACÍ JE NUTNO VYTÝČIT SÍŤ PŘÍSLUŠNÝM SPRÁVCEM.

Výškový systém: BPV

Souřadnicový systém: JTSK

ZMĚNY		POPIS ZMĚNY	
		PROVEDL	
		PODPIS	
KONTROLOVAL, SCHVÁLIL Ing. Petr STRÁŽNICKÝ	VYPRACOVAL Ing. Petr STRÁŽNICKÝ	KONTROLOVAL, SCHVÁLIL Ing. Petr STRÁŽNICKÝ	JANČÁLEK s.r.o. projektová činnost, inženýring poradenství, realizace, realitní kancelář U Průmyslu 22, 690 02 BŘEC-LAV IČ: 26234149, DIČ: CZ26234149 tel. 777 160 710, e-mail: office@jancalek.cz
OBEC Moravská Nová Ves	KRAJ Jihomoravský	FORMÁT 6 A4	KOPIE
INVESTOR Městys Moravská Nová Ves, Nám. Republiky 107, Moravská Nová Ves 691 55	DATUM 01/2024	ZAK. Č. 1496.2	
STAVBA Městys Moravská Nová Ves Hospodaření s dešťovou vodou	SOUBOR 1496-DOS.dwg	MĚŘÍTKO 1:250	STUPEŇ DOS
OBJEKT SO.04 Sokolovna	OBSAH Celková situace - Sokolovna	OZN.VÝKRESU C.2.4	ZMĚNA