


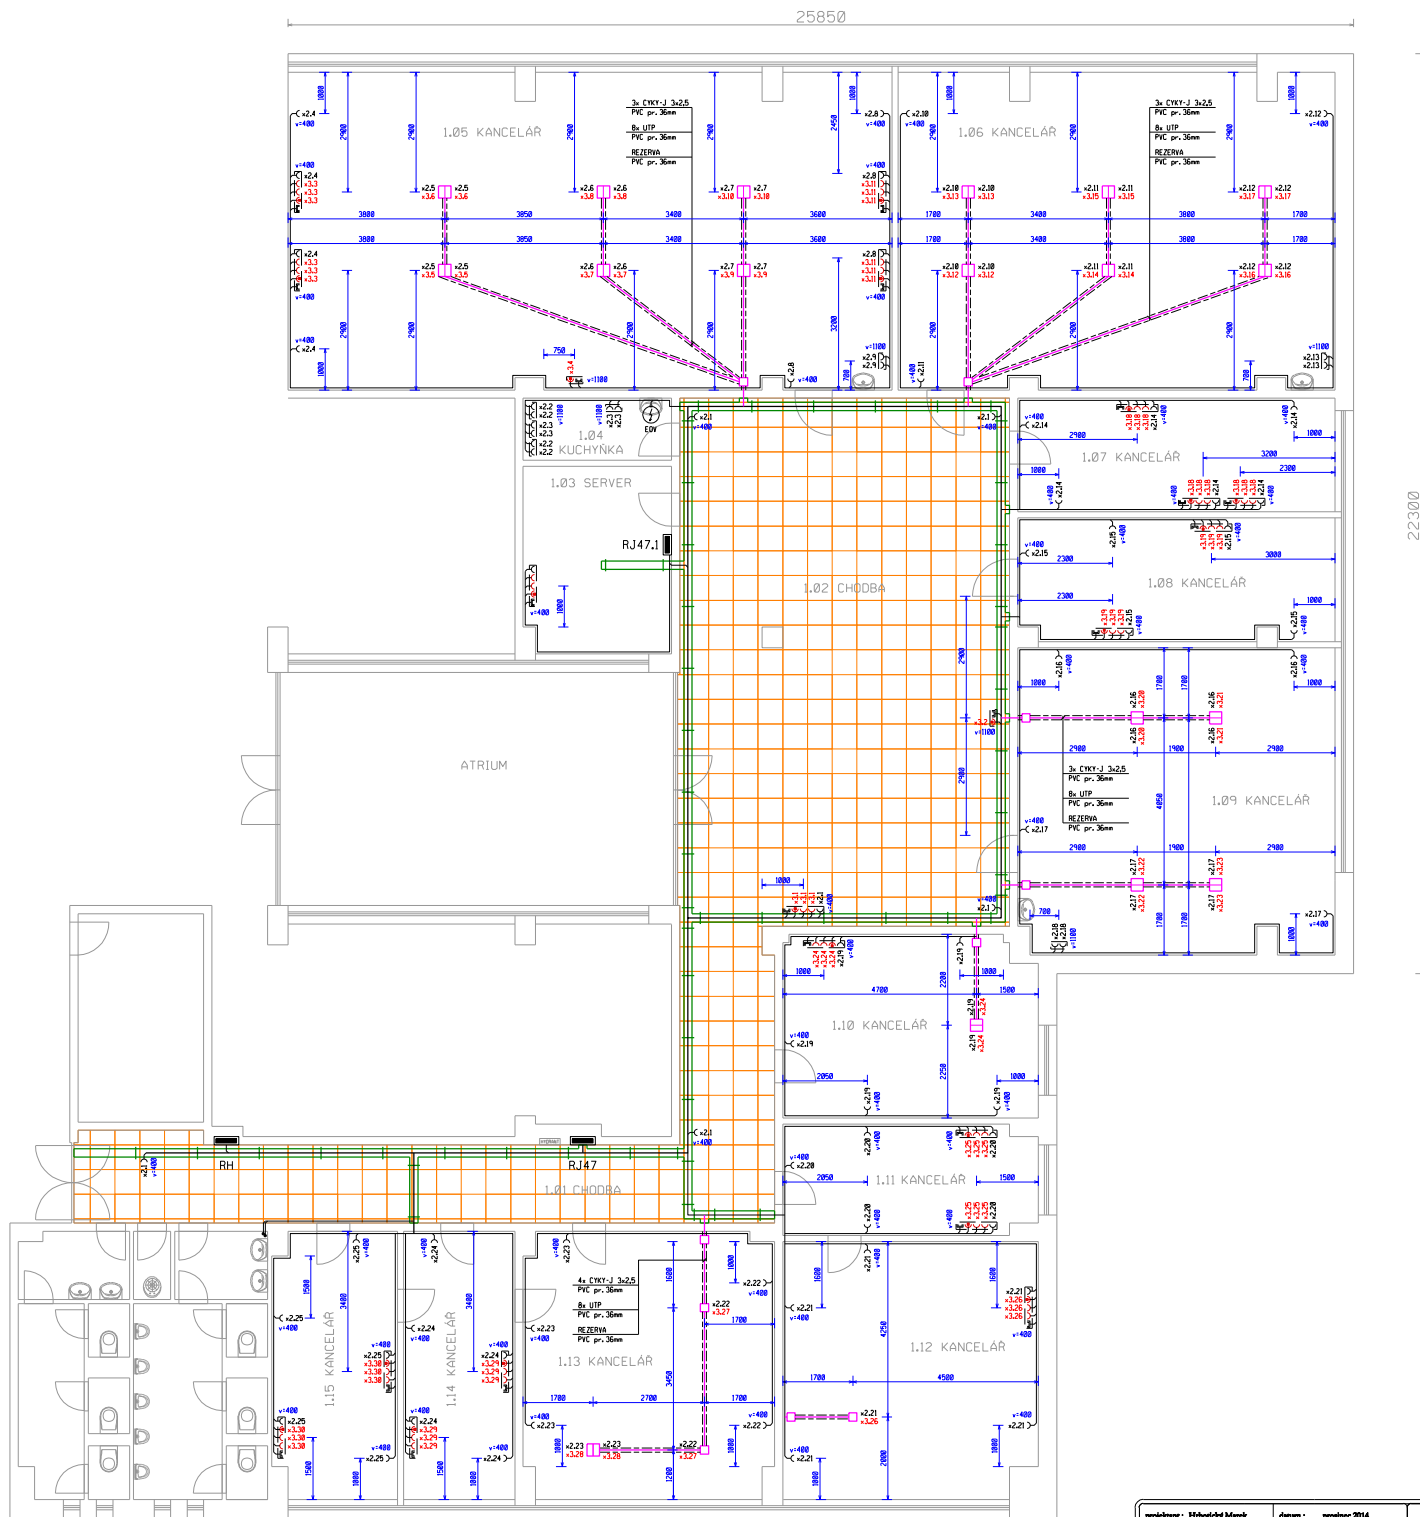

projektant: Hřibský Marek	datum: prosinec 2014	BYTUMIS s.r.o.
stupeň PD: DPS	náčrtek: 03-2014	BYTUMIS s.r.o. s.r.o.
investor: Město Brno, ulice T. G. Masaryka 435, Brno, 602 02		projektant elektrických sítí
stavba: Rekonstrukce elektroinstalace části 1.np		zaměstnanec: 00111 Hřibský Marek
objekt: Domu Školství na ulici 17. listopadu 1a, Brno		datum: 12.12.14
oblast: Půdorys 1.np - zásuvková instalace		měřítko: 1:50
		výtisk č.: 3